
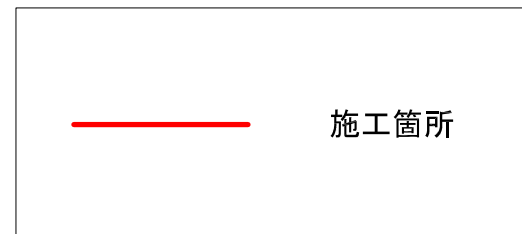


位置図


S=1:10000

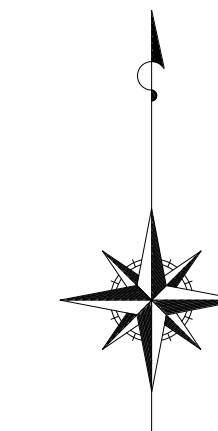

工 事 名	高蔵寺汚水13号幹線更生工事		
図 面 名	位 置 図		
作成年月日	令和7年3月		
縮 尺	1:10000 (A1) 1:20000 (A3)	図面番号	1
事 業 者 名	春日井市上下水道部下水建設課		


施設平面図(1)

S=1:2000

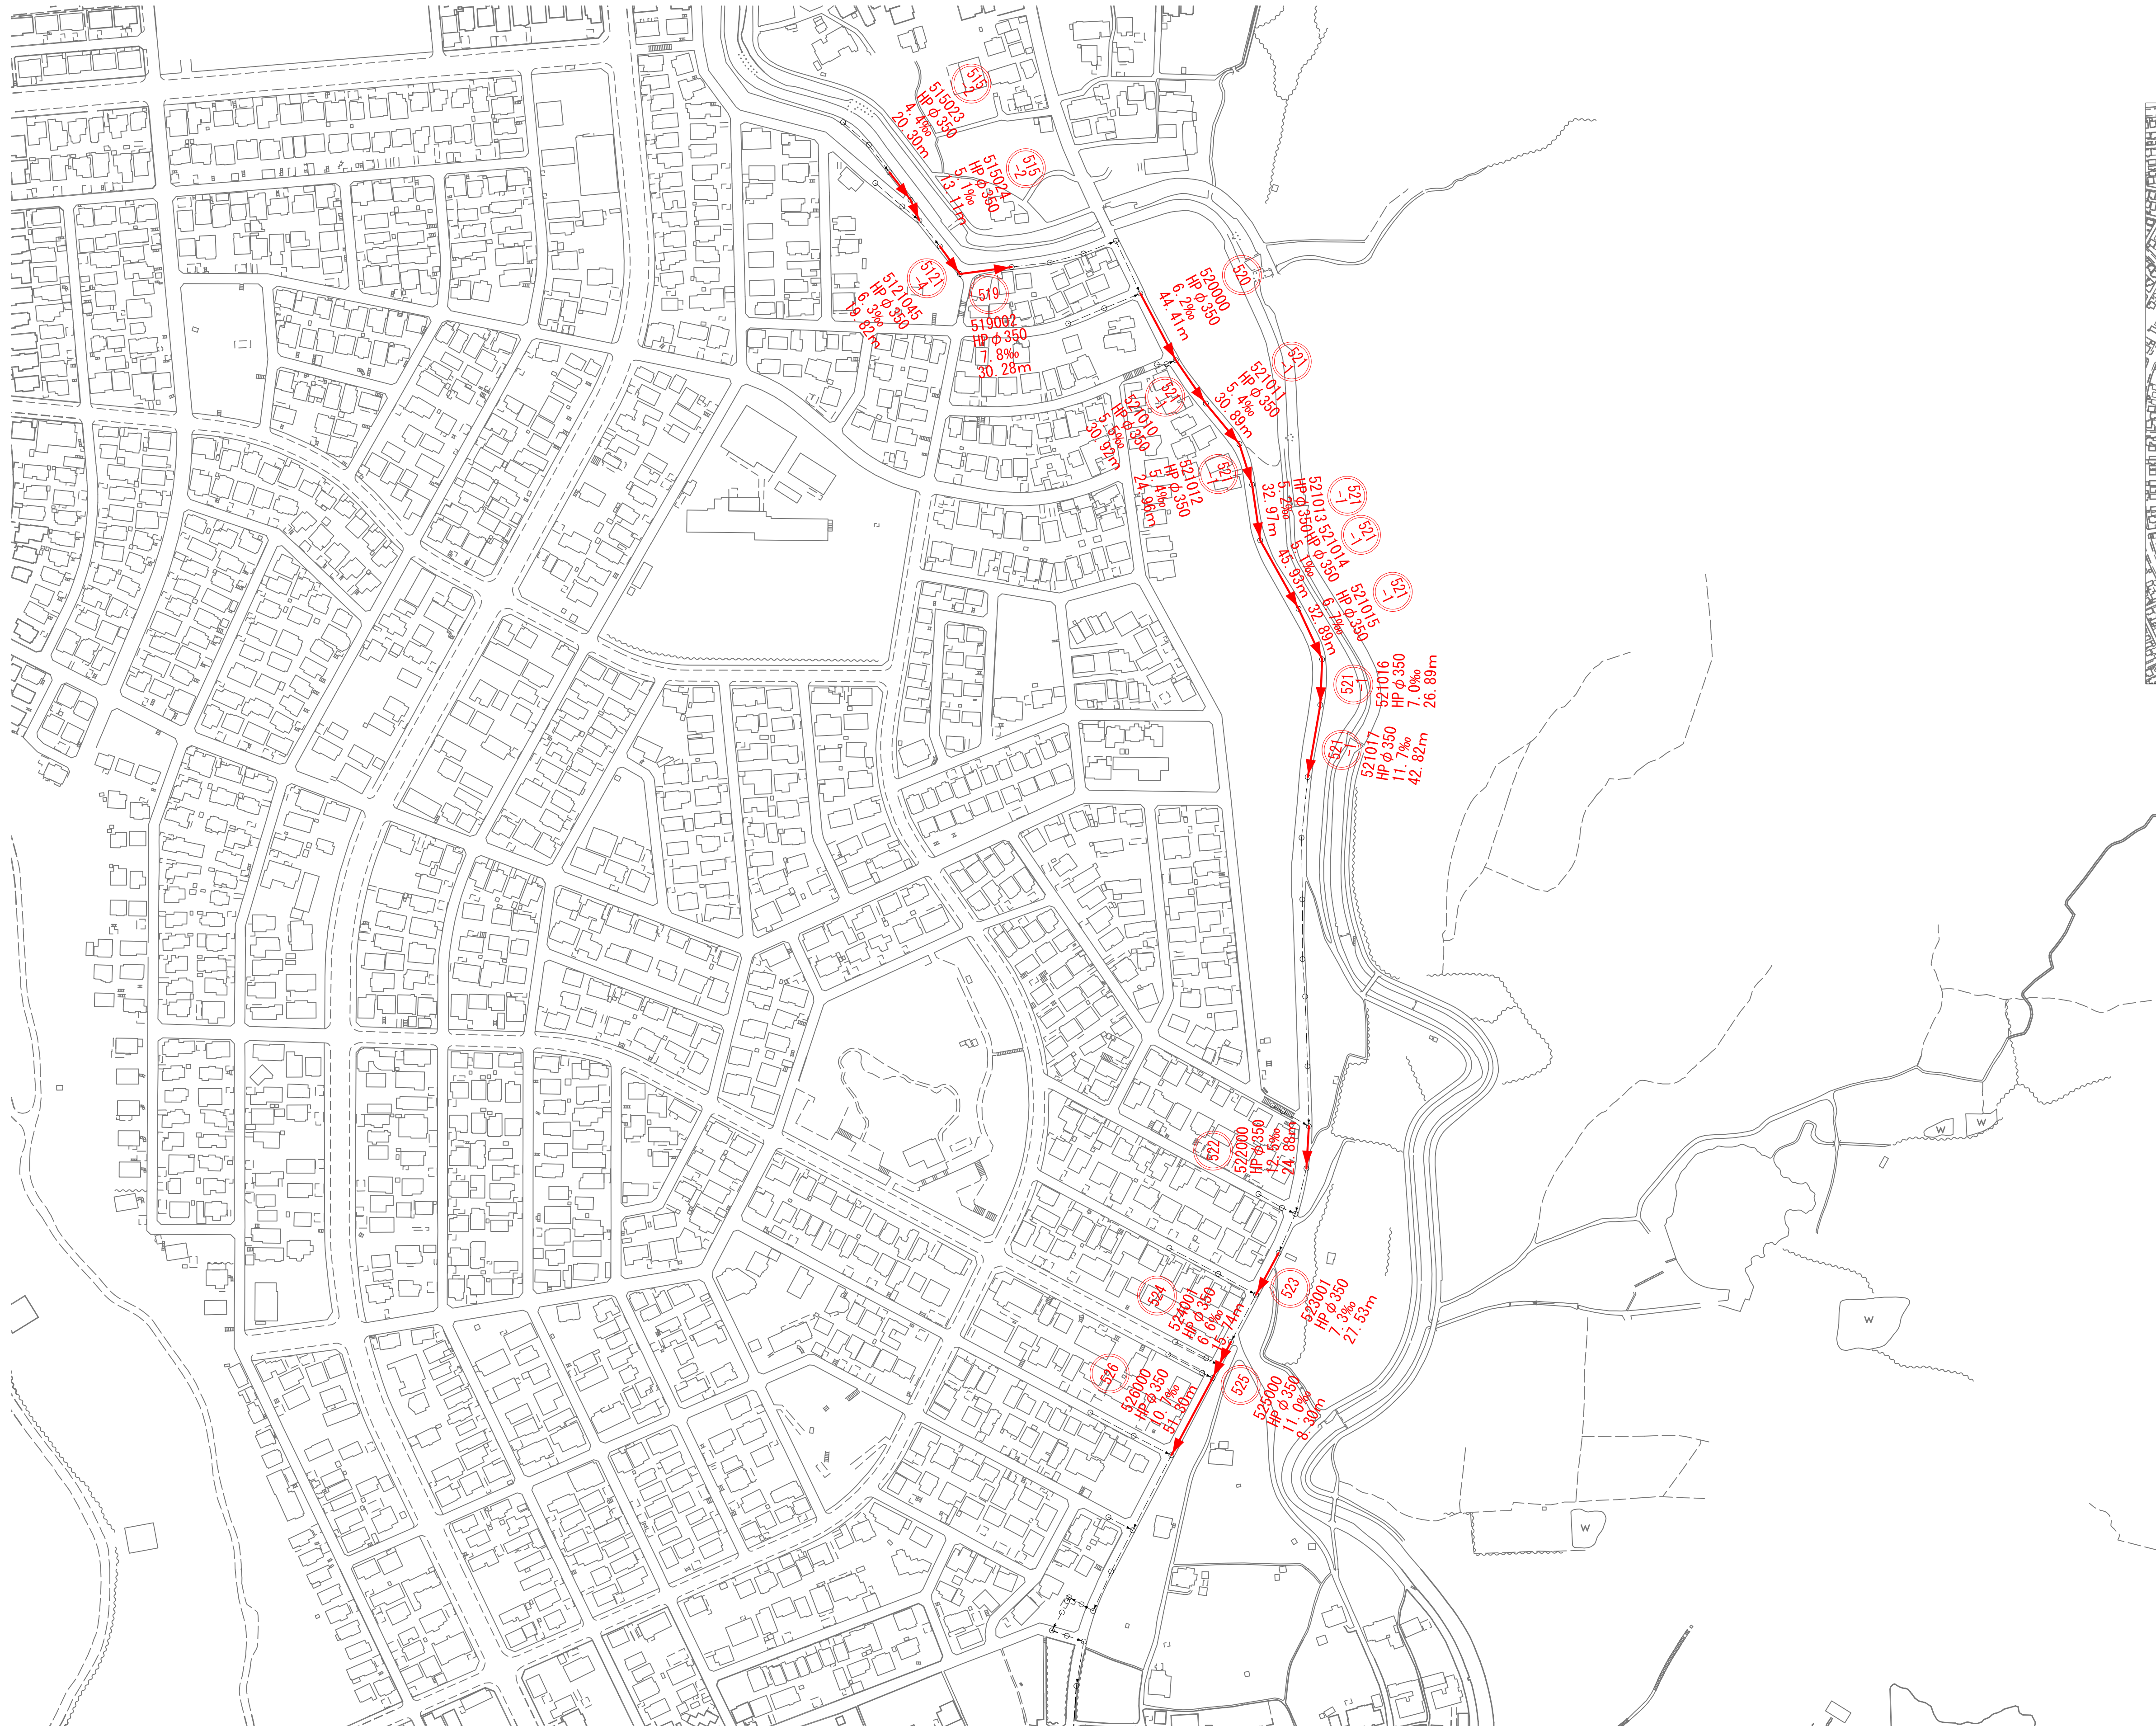

位置図

S=1:6000

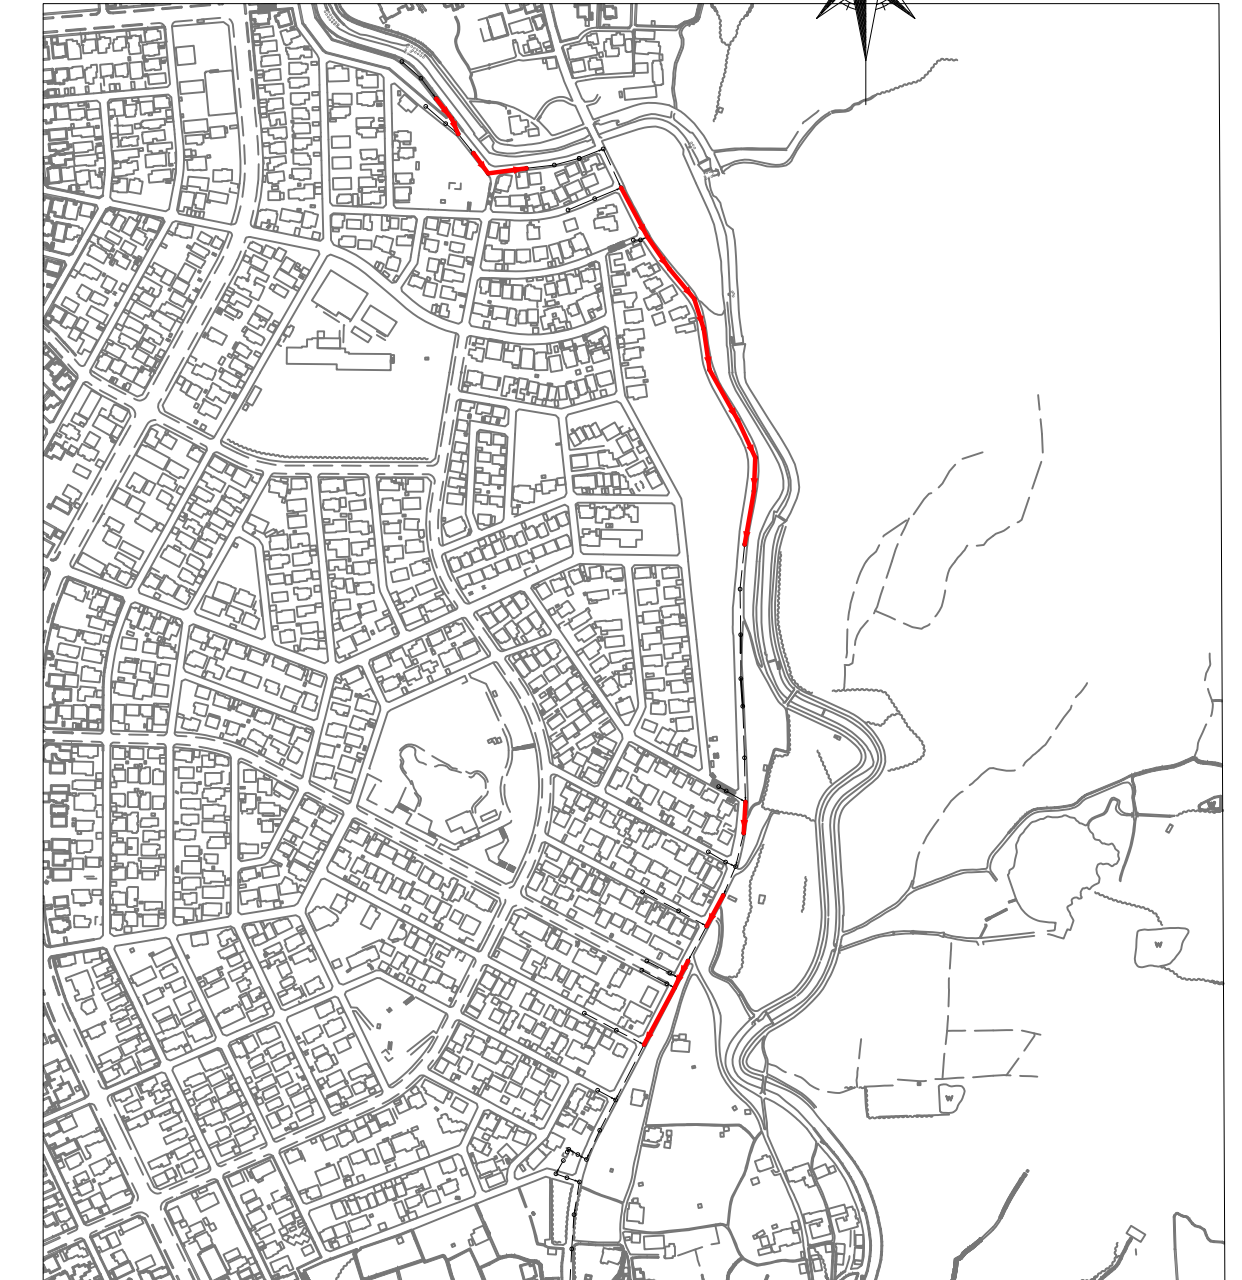

凡例

	計画路線(管更生工法)
	既設路線

工事名	高蔵寺污水13号幹線更生工事		
図面名	施設平面図(1)		
作成年月日	令和7年3月		
縮尺	1:2000 (A1) 1:4000 (A3)	図面番号	2
事業者名	春日井市上下水道部下水建設課		